


PLANTA BAIXA TÉRREO

ESCALA: 1/90

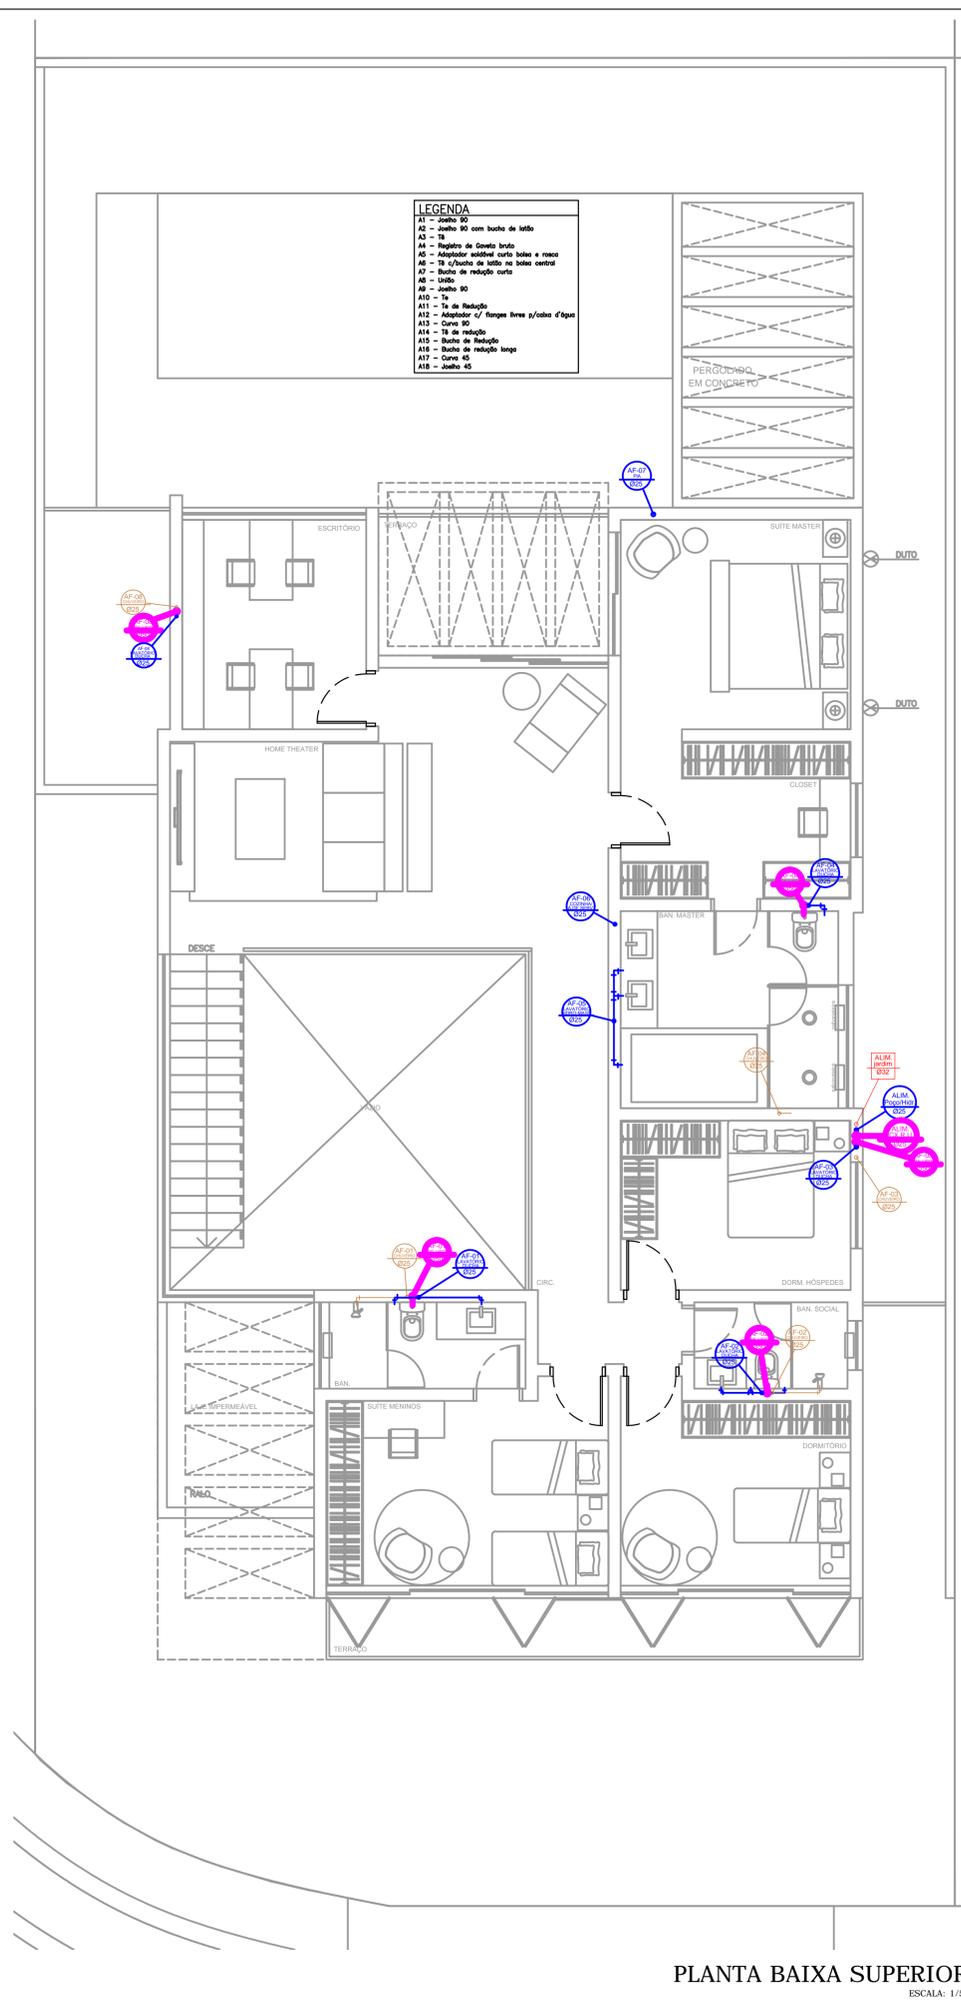

PLANTA BAIXA SUPERIOR

ESCALA: 1/90

LISTA DE MATERIAIS
PVC Soldável marrom

Quant.	Und.	Dimensão	Descrição
11.511	Barra	32mm	Tubo PVC Soldável marrom (NBR 5648/pe CP19)
12.363	Barra	50mm	Tubo PVC Soldável marrom (NBR 5648/pe CP19)
37.016	Barra	25mm	Tubo PVC Soldável marrom (NBR 5648/pe CP19)
2	pc	32mmx1"	Adaptador c/ flanges livres p/caixa d'água
3	pc	50mmx1,1/2"	Adaptador c/ flanges livres p/caixa d'água
2	pc	25mmx3/4"	Adaptador c/ flanges livres p/caixa d'água
4	pc	32mmx1"	Adaptador soldável curto bolsa e rosca
34	pc	25mmx3/4"	Adaptador soldável curto bolsa e rosca
24	pc	50mmx1,1/2"	Adaptador soldável curto bolsa e rosca
3	pc	32mmx2mm	Bucha de redução curta
3	pc	50mmx25mm	Bucha de redução longa
2	pc	50mm	Curva 45
2	pc	25mm	Curva 45
11	pc	25mm	Curva 90
7	pc	50mm	Curva 90
4	pc	32mm	Curva 90
8	pc	32mm	Joelho 90
4	pc	50mm	Joelho 90
68	pc	25mm	Joelho 90
25	pc	25mmx1/2"	Joelho 90 com bucha de latão
2	pc	32mm	Tê
7	pc	50mm	Tê
11	pc	25mm	Tê
5	pc	32mmx3/4"	Tê c/bucha de latão na bolsa central
4	pc	25mmx1/2"	Tê c/bucha de latão na bolsa central
2	pc	50mmx25mm	Tê de redução
6	pc	32mmx25mm	Tê de redução

CPVC Aquaterm

Quant.	Und.	Dimensão	Descrição
7	Barra	35mm	Tubo CPVC Aquaterm
31	Barra	22mm	Tubo CPVC Aquaterm
2	pc	35mmx22mm	Bucha de Redução
1	pc	22mm	Joelho 45
4	pc	22mm	Joelho 90
5	pc	35mm	Joelho 90
10	pc	22mmx1/2"	Joelho de Transição
7	pc	22mm	Registro de Chuveiro Cromado
9	pc	22mm	Registro de Gaveta Cromado
2	pc	35mm	Registro de Gaveta Bruto
1	pc	22mm	Tê
1	pc	35mm	Tê
6	pc	35mmx22mm	Tê de Redução
7	pc	22mmx3/4"	Tê Misturador Transição
3	pc	35mm	União

Registros, Valv., Hid

Quant.	Und.	Dimensão	Descrição
6	pc	1,1/2"	Registro de Gaveta base
15	pc	3/4"	Registro de Gaveta base
2	pc	3/4"	Registro de Gaveta bruto
2	pc	1"	Registro de Gaveta bruto
3	pc	1,1/2"	Registro de Gaveta bruto
6	pc	1,1/2"	Válvula de Descarga

- LEGENDA :**
- RG - REGISTRO DE GAVETA H=180cm
 - RGB - REGISTRO DE GAVETA BRUTO, VER PROJETO
 - DH - DUCHA HIGIÊNICA H=35cm
 - RP - REGISTRO DE PRESSÃO H=120cm
 - CH - CHUVEIRO H=210cm ou INSTALADO NO TETO
 - AF - COLUNA DE ÁGUA FRIA, VER PROJETO
 - AQ - COLUNA DE ÁGUA QUENTE, VER PROJETO
 - AF-REUSO - COLUNA DE ÁGUA FRIA (REUSO), VER PROJETO
 - TP - TORNEIRA DA PIA H=60cm
 - LL - PONTO DE ÁGUA LAVA LOUÇAS H= 45cm
 - TM - TORNEIRA DA MÁQUINA DE LAVAR ROUPAS H=80cm
 - TT - TORNEIRA DO TANQUE H=110cm
 - TL - TORNEIRA DO LAVATÓRIO H=60cm
 - V - VÁLVULA DE DESCARGA VASO SANITÁRIO H=90cm
 - TJ - TORNEIRA DE JARDIM, VER PROJETO
 - TF - TORNEIRA DO FILTRO, VER PROJETO
 - ÁGUA (POÇO OU SANEATINS)
 - ÁGUA DE REUSO - IRRIGAÇÃO JARDIM
 - ALIMENTAÇÃO DE REUSO
 - REDE ALIMENTAÇÃO CHUVEIROS
- OBSERVAÇÃO:
- USAR SOMENTE TUBOS DE BOA QUALIDADE;
- QUALQUER ALTERAÇÃO NO PROJETO, CONSULTAR ANTES O PROFISSIONAL RESPONSÁVEL.

PREFEITURA:	OUTROS:	
PROJETO: HIDRÁULICO (Água fria / Re-uso / Irrigação/Chuveiro)	FOLHA: 01/02	
OBRA: CONSTRUÇÃO RESIDÊNCIA UNIFAMILIAR		
PROPRIETÁRIO:		
LOCAL: PALMAS-TO		
ÁREAS	PROPRIETÁRIO	ASS.:
TERRENO: 445,68m ²	AUTOR DO PROJETO	
PAV. TÉRREO: 200,235m ²	CAU:	ASS.:
PAV. SUPERIOR: 147,988m ²	RTT	
TOTAL CONSTRUÇÃO: 348,223m ²	RESP.TÉCNICO	
TAXA DE OCUPAÇÃO: 44,93%	CAU:	ASS.:
ÁREA PERMEÁVEL: 133,72m ² = 30%	RTT	ARQUITETA LUCIANA CRISTINA ANDRADE LIMA
COEF. DE APROVEITAMENTO: 0,78	FIRMA RESP.	
	CAU:	ASS.:
	ART.	
ESCALA: INDICADA	DATA: SETEMBRO/2019	CONFERIDO: CADASTRADO: CAD:
CONTEÚDO: - PLANTA PAV. TÉRREO, SUPERIOR, LEGENDA E LISTADE MATERIAIS		