



PLANTA BAIXA TÉRREO  
ESCALA: 1/50

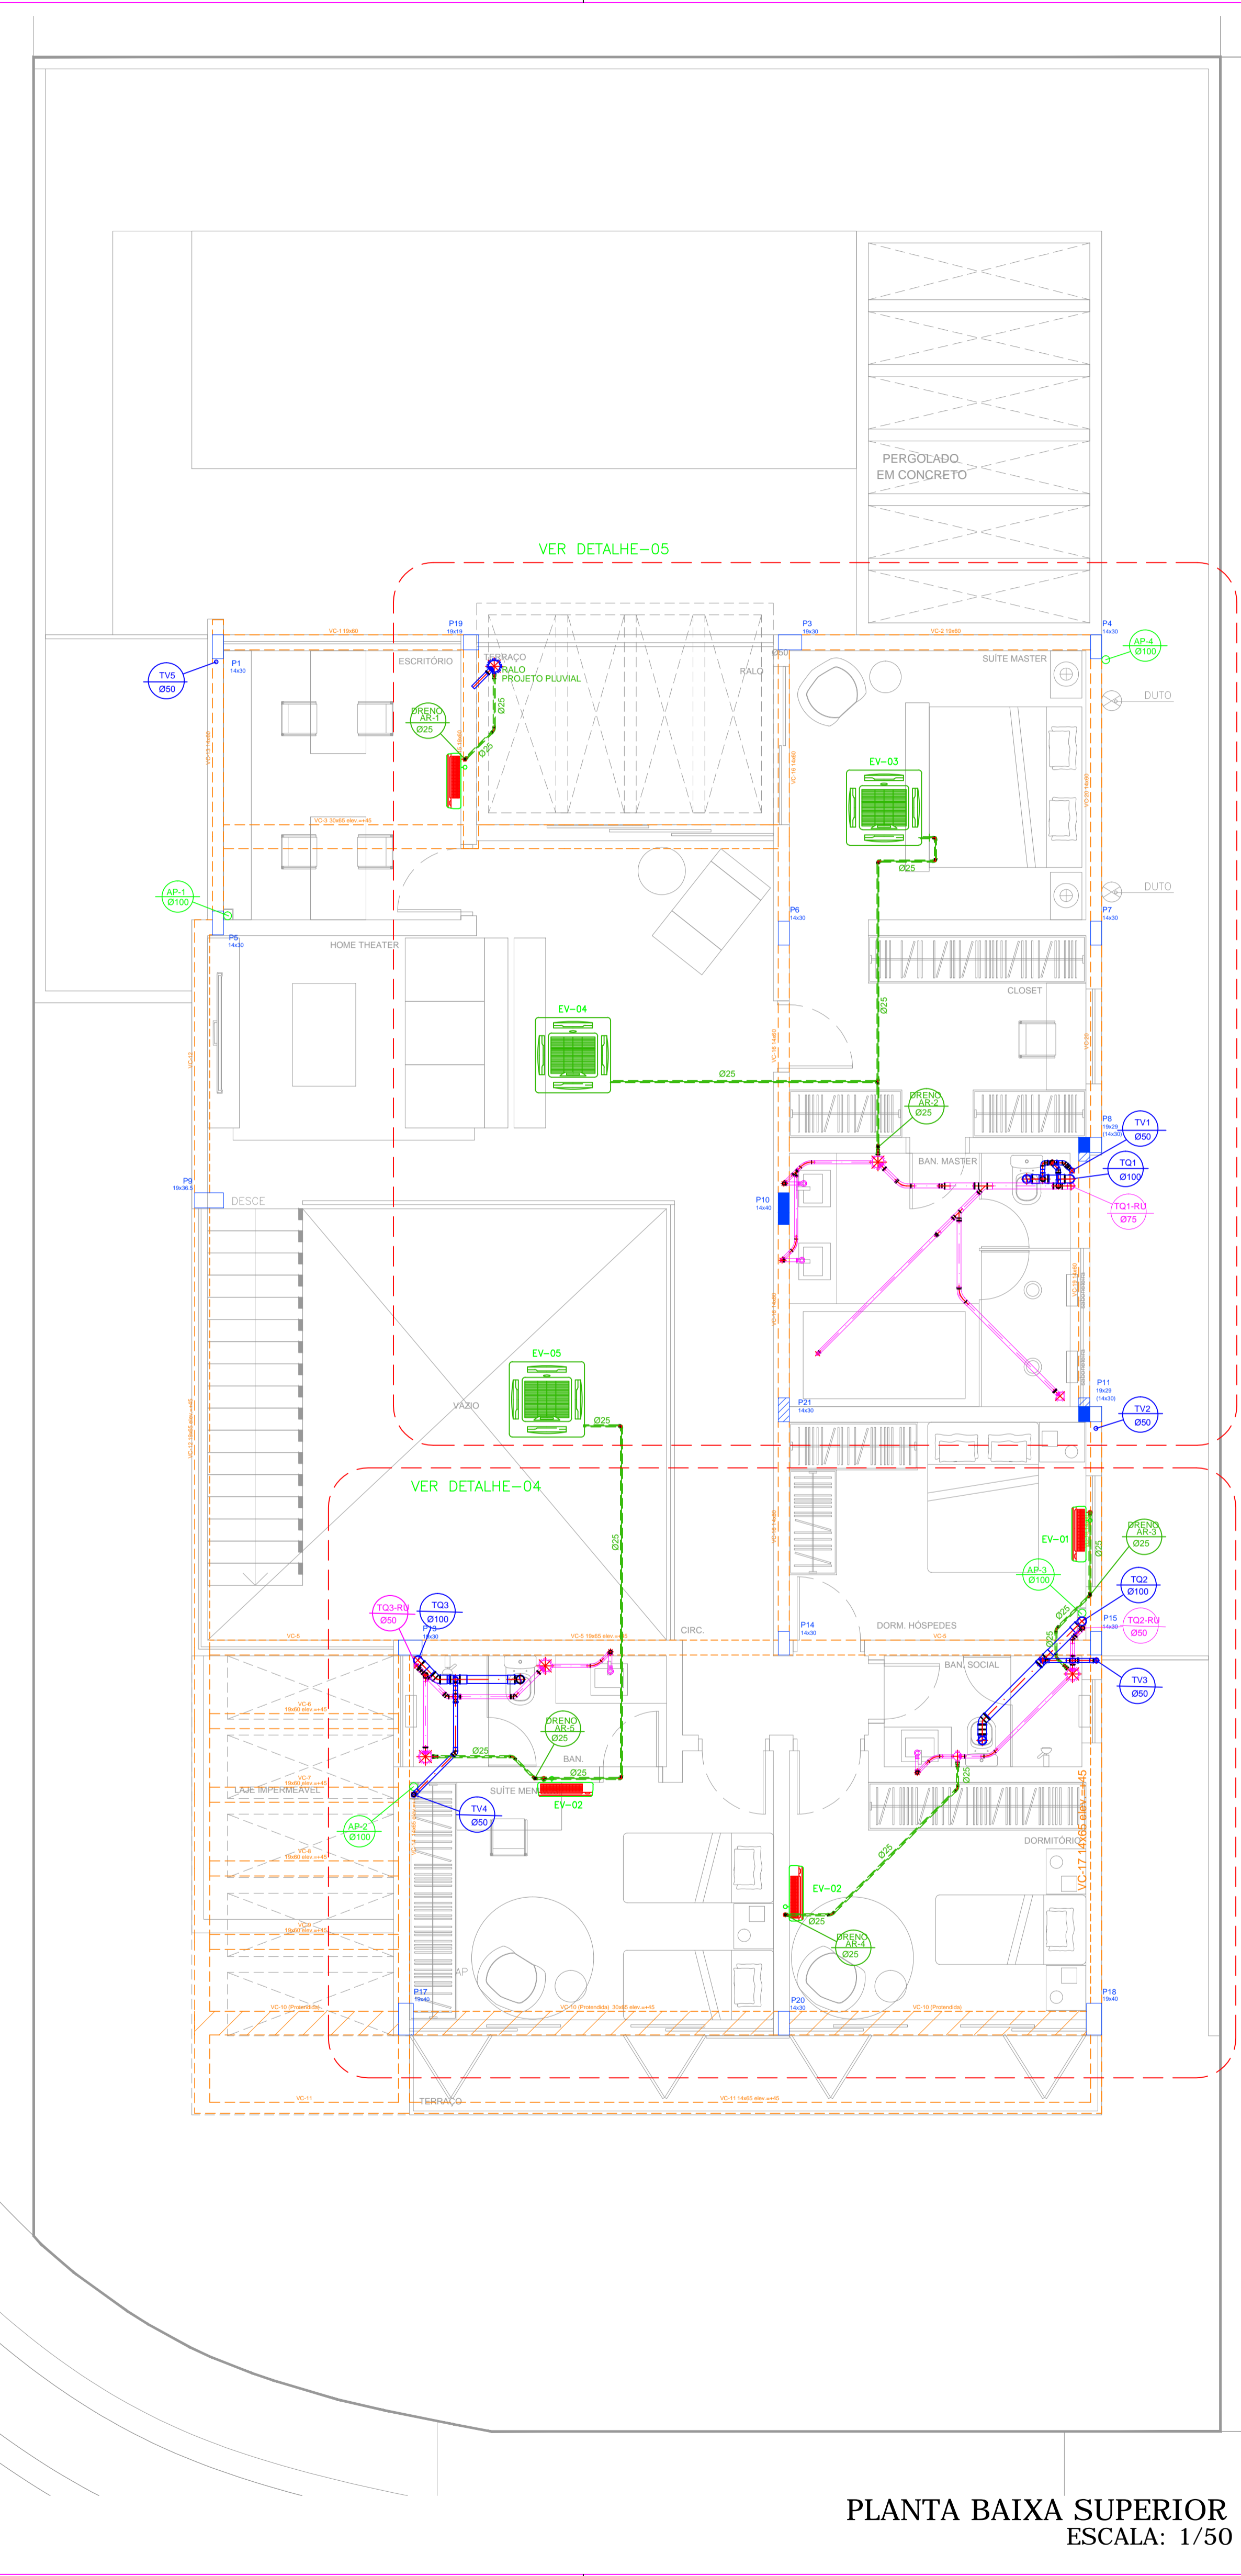

PLANTA BAIXA SUPERIOR  
ESCALA: 1/50

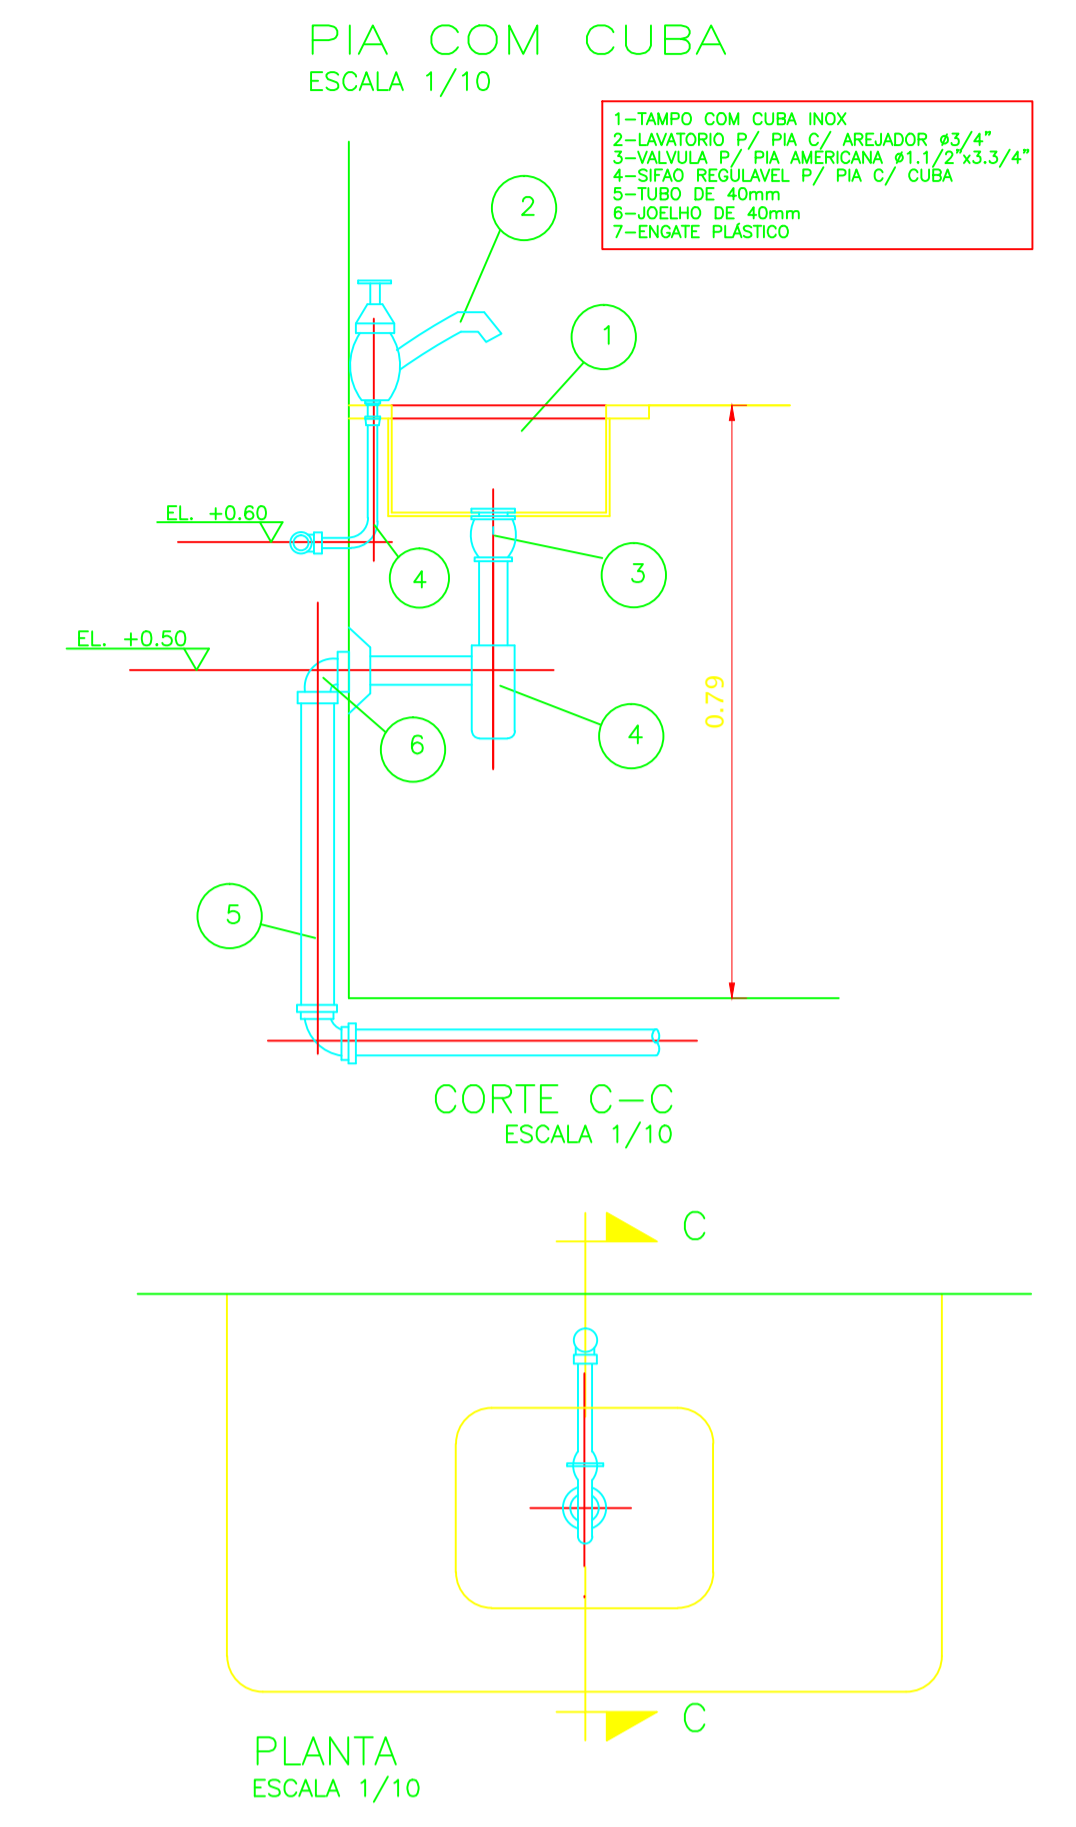

**LEGENDA SANITÁRIA/PLUVIAL:**

CI - CAIXA DE INSPEÇÃO, VER MEDIDA CONFORME O PROJETO.
CG - CAIXA DE GORDURA EM PVC. VER PROJETO.
TV - TUBO DE VENTILAÇÃO, VER PROJETO.
TQ - TUBO DE QUEDA. (REDE DE ESGOTO) VER PROJETO.
AP - TUBO DE QUEDA. (ÁGUA PLUVIAL) VER PROJETO.
TQ-RU - TUBO DE QUEDA REUSO DE ÁGUA (ESGOTO CINZA) VER PROJETO.
OBSERVAÇÃO: - USAR SOMENTE TUBOS DE BOA QUALIDADE. - QUALQUER ALTERAÇÃO NO PROJETO, CONSULTAR ANTES O PROFISSIONAL RESPONSÁVEL.

PREFEITURA:	OUTROS:
TÍTULO: PROJETO-SANITÁRIO	FOLHA: 01/03
OBRA: CONSTRUÇÃO RESIDÊNCIA UNIFAMILIAR	PROPRIETÁRIO:
LOCAL: PALMAS-TO	ÁREAS
TERRENO: 445,68m <sup>2</sup>	PROPRIETÁRIO
PAV. TÉRREO: 200,235m <sup>2</sup>	AUTOR DO PROJETO
PAV. SUPERIOR: 147,988m <sup>2</sup>	CAU:
TOTAL CONSTRUÇÃO: 348,223m <sup>2</sup>	RRT
TAXA DE OCUPAÇÃO: 44,93%	RESP.TÉCNICO
ÁREA PERMEÁVEL: 133,72m <sup>2</sup> = 30%	CAU:
COEF. DE APROVEITAMENTO: 0,78	RRT
	FIRMA RESP.
	CAU:
	ART.
ESCALA: INDICADA	DATA: AGOSTO/2019
CONFERIDO: CADASTRADO:	CAD:
CONTEÚDO: - PLANTA PAV. TÉRREO E SUPERIOR - LEGENDA E DETALHE DA PIA	